


nt alternatywny  
3.5m

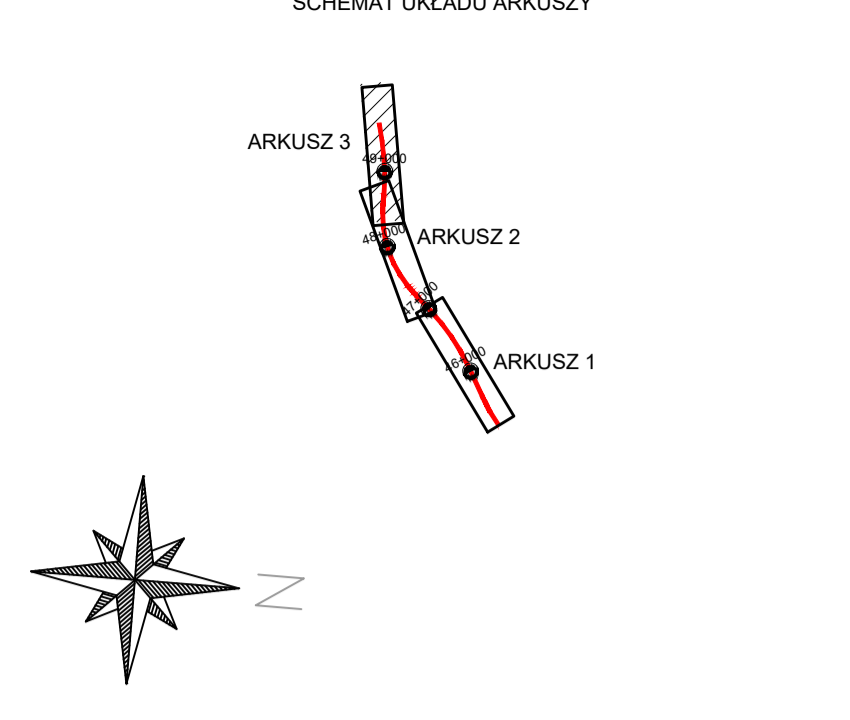

		IWA S.A. ul. 14 Maja 14, 41-200 Katowice tel. +48 76 658 548 530		Sąd Rejonowy dla M. St. Katowice KRS 0000262000 NIP 781-222-0201 REGON 141243201		Biuro Ciepłownicze Górnego Śląska ul. 14 Maja 14, 41-200 Katowice tel. +48 76 658 548 530		Nr umowy: 11/2022	
Inwestor: Gmina Augustów ul. 14 Maja 14, 41-200 Katowice tel. +48 76 658 548 530		Zamawiający: Gmina Augustów ul. 14 Maja 14, 41-200 Katowice tel. +48 76 658 548 530		Wykonawca: Kancelaria Programowa ul. 14 Maja 14, 41-200 Katowice tel. +48 76 658 548 530		Branża: Drogi krajowe i powiatowe		Nr rys.: 2.3	
Rodzaj opracowania: KONCEPCJA PROGRAMOWA		Nazwa projektu: PLAN SYTUACYJNY ARKUSZ 3		Skala: 1:1000		Data: 11.2022		Funkcja: Tytuł, imię i nazwisko Nr uprawnień Podpis	
<b>BRANŻA DROGOWA</b>									
Główny Projektant:		mgr inż. Rafał Orszczyk		SLK1477P00006, drożowa					
Projektant:		mgr inż. Krzysztof Pasi		SLK1477P00006, drożowa					
Opracujący:		mgr inż. Kamil Fic		PK06063P00018, drożowa					
Sprawdzający:		mgr inż. Dawid Borowiec							
Opracujący:		mgr inż. Paweł Stafin		PK03039P00021, drożowa					
Sprawdzający:		inż. Piotr Węgielarz		SLK2268P00008, drożowa					
<b>BRANŻA MOSTOWA</b>									
Główny Projektant:		mgr inż. Andrzej Kula		SLK4365P00012, mostowa					
Projektant:		mgr inż. Tomasz Włoboski		SLK3033P0018, mostowa					
Sprawdzający:		mgr inż. Artur Siles		SLK2827P00009, mostowa					
Sprawdzający:		mgr inż. Izabela Płudowska		SLK6134P0016, instalacyjna					
<b>BRANŻA INSTALACYJNA</b>									
Projektant:		mgr inż. Marcin Lis		SLK0287P00022, instalacyjna					
Sprawdzający:		mgr inż. Marcin Lis		SLK6134P0016, instalacyjna					
<b>BRANŻA ELEKTROENERGETYCZNA</b>									
Projektant:		mgr inż. Marek Markowicz		IAP0405P00017, elektroenergetyczna					
Sprawdzający:		mgr inż. Jarosław Włodarczyk		IAP0405P00017, elektroenergetyczna					
<b>BRANŻA TELETECHNICZNA</b>									
Projektant:		mgr inż. Marek Kozłowski		179390, teleinżynieria					
<b>BRANŻA ŚRODOWISKOWA</b>									
Opracujący:		mgr inż. Anna Bytom							
Opracujący:		mgr inż. Katarzyna Fiałkowska							
Opracujący:		mgr inż. Anna Jakubowska							
Opracujący:		mgr Tomasz Włodarczyk							
<b>BRANŻA INŻYNIERIA RUCHU</b>									
Opracujący:		inż. Magdalena Kalńska							
Opracujący:		inż. Anna Gulec							
Opracujący:		mgr inż. Tomasz Chreptowicz							
Opracujący:		mgr inż. Marcin Bardzi							